

**COMUNE DI SANTARCANGELO DI ROMAGNA**

**PROCEDIMENTO UNICO**  
(L.R. 24/2017 art.53, c. 1, lett.a)

**PROGETTO DEFINITIVO  
PER LA REALIZZAZIONE  
DI UN PARCO SPORTIVO POLIVALENTE**  
(VIA CASALE DI SANTERMETE)

SITO IN LOCALITÀ SANTERMETE DI SANTARCANGELO DI ROMAGNA (RN)

SEZIONE:  
**E - IMPIANTI**

TITOLO:  
IMPIANTI ELETTRICI - IMPIANTO ELETTRICO FABBRICATI E ANNESSI

PROGETTISTI:  
Arch. VALENTINA COFFI  
Arch. LUCA BERTAGNI

COLLABORATORI/CONSULENTI:  
Geom. Giorgio Bellini  
Geom. Fabio Vignoni - Geol. Carlo Capaldi  
Ing. Saverio Simeonini  
Ing. Corrado Monti  
Per. arch. Ludovico Zingales

FOUNDAZIONE GIUSEPPE BERARDI  
47022 Santarcangelo di Romagna  
CF 9317480045


FOUNDAZIONE GIUSEPPE BERARDI ETS  
47022 Santarcangelo di Romagna  
CF 9317480045

SCALA: 1:100 - 1:200


DATA:  
APRILE 2023

**LEGENDA SIMBOLI**



SIMBOLO	DESCRIZIONE
	GRUPPO DI ENERGIA DEL SERIE, CONTATORE ENERGIA PRODOTTA
	QUADRO PRESE, QUADRO DI MANOVRA, SEZIONAMENTO - PROTEZIONE
	PARTICELLE INCASSATE A SFERITO
	APPARECCHIO D'ILLUMINAZIONE DIMIENSIONI AUTOLIMPIANTI
	REVEALATORE PRESENZA PERSONE PER COMANDI LUCI
	FALCANTE, FALCANTE A TIRANTE FALCANTE CON SPAL LUMINOSA
	INTERRUTTORE LAMPADARE DEVIATORE IMPOLARE, AVVERTITORE IMPOLARE
	TARCA OTTOCAQUADRANTE SPA ALIURE E-QUADRO
	PANNO ALLACCO UNITA INTERNA SFERITO, UNITA INTERNA A PARETE
	TRASDUTTORE ELETTRICO
	PIREXA BARASSO PRESA LINEA, PIREXA VISUAL, PIREXA UNITI
	PROZETTO DI DERIVAZIONE ELETTRICA 400V/1+400V
	MODELLO FOTOVOLTAICO 500Wp, INVERTER

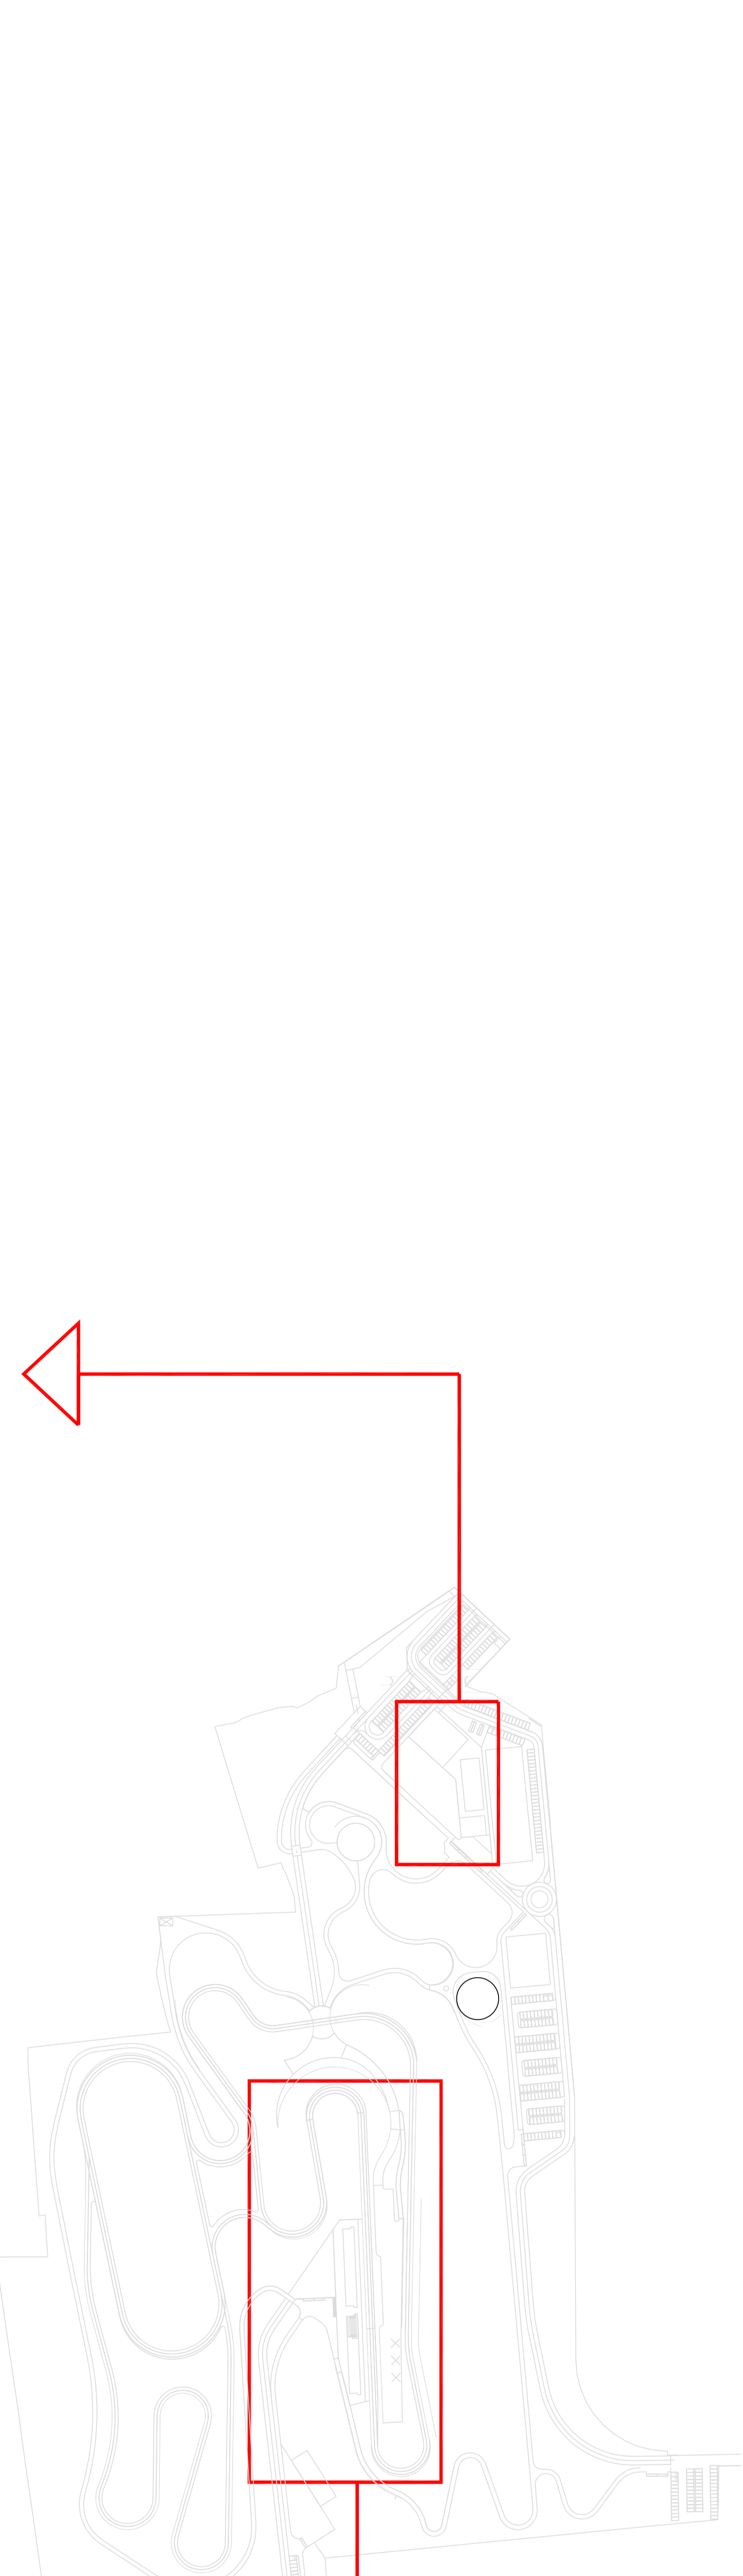


EDIFICI PIANO TERRA scala 1:200

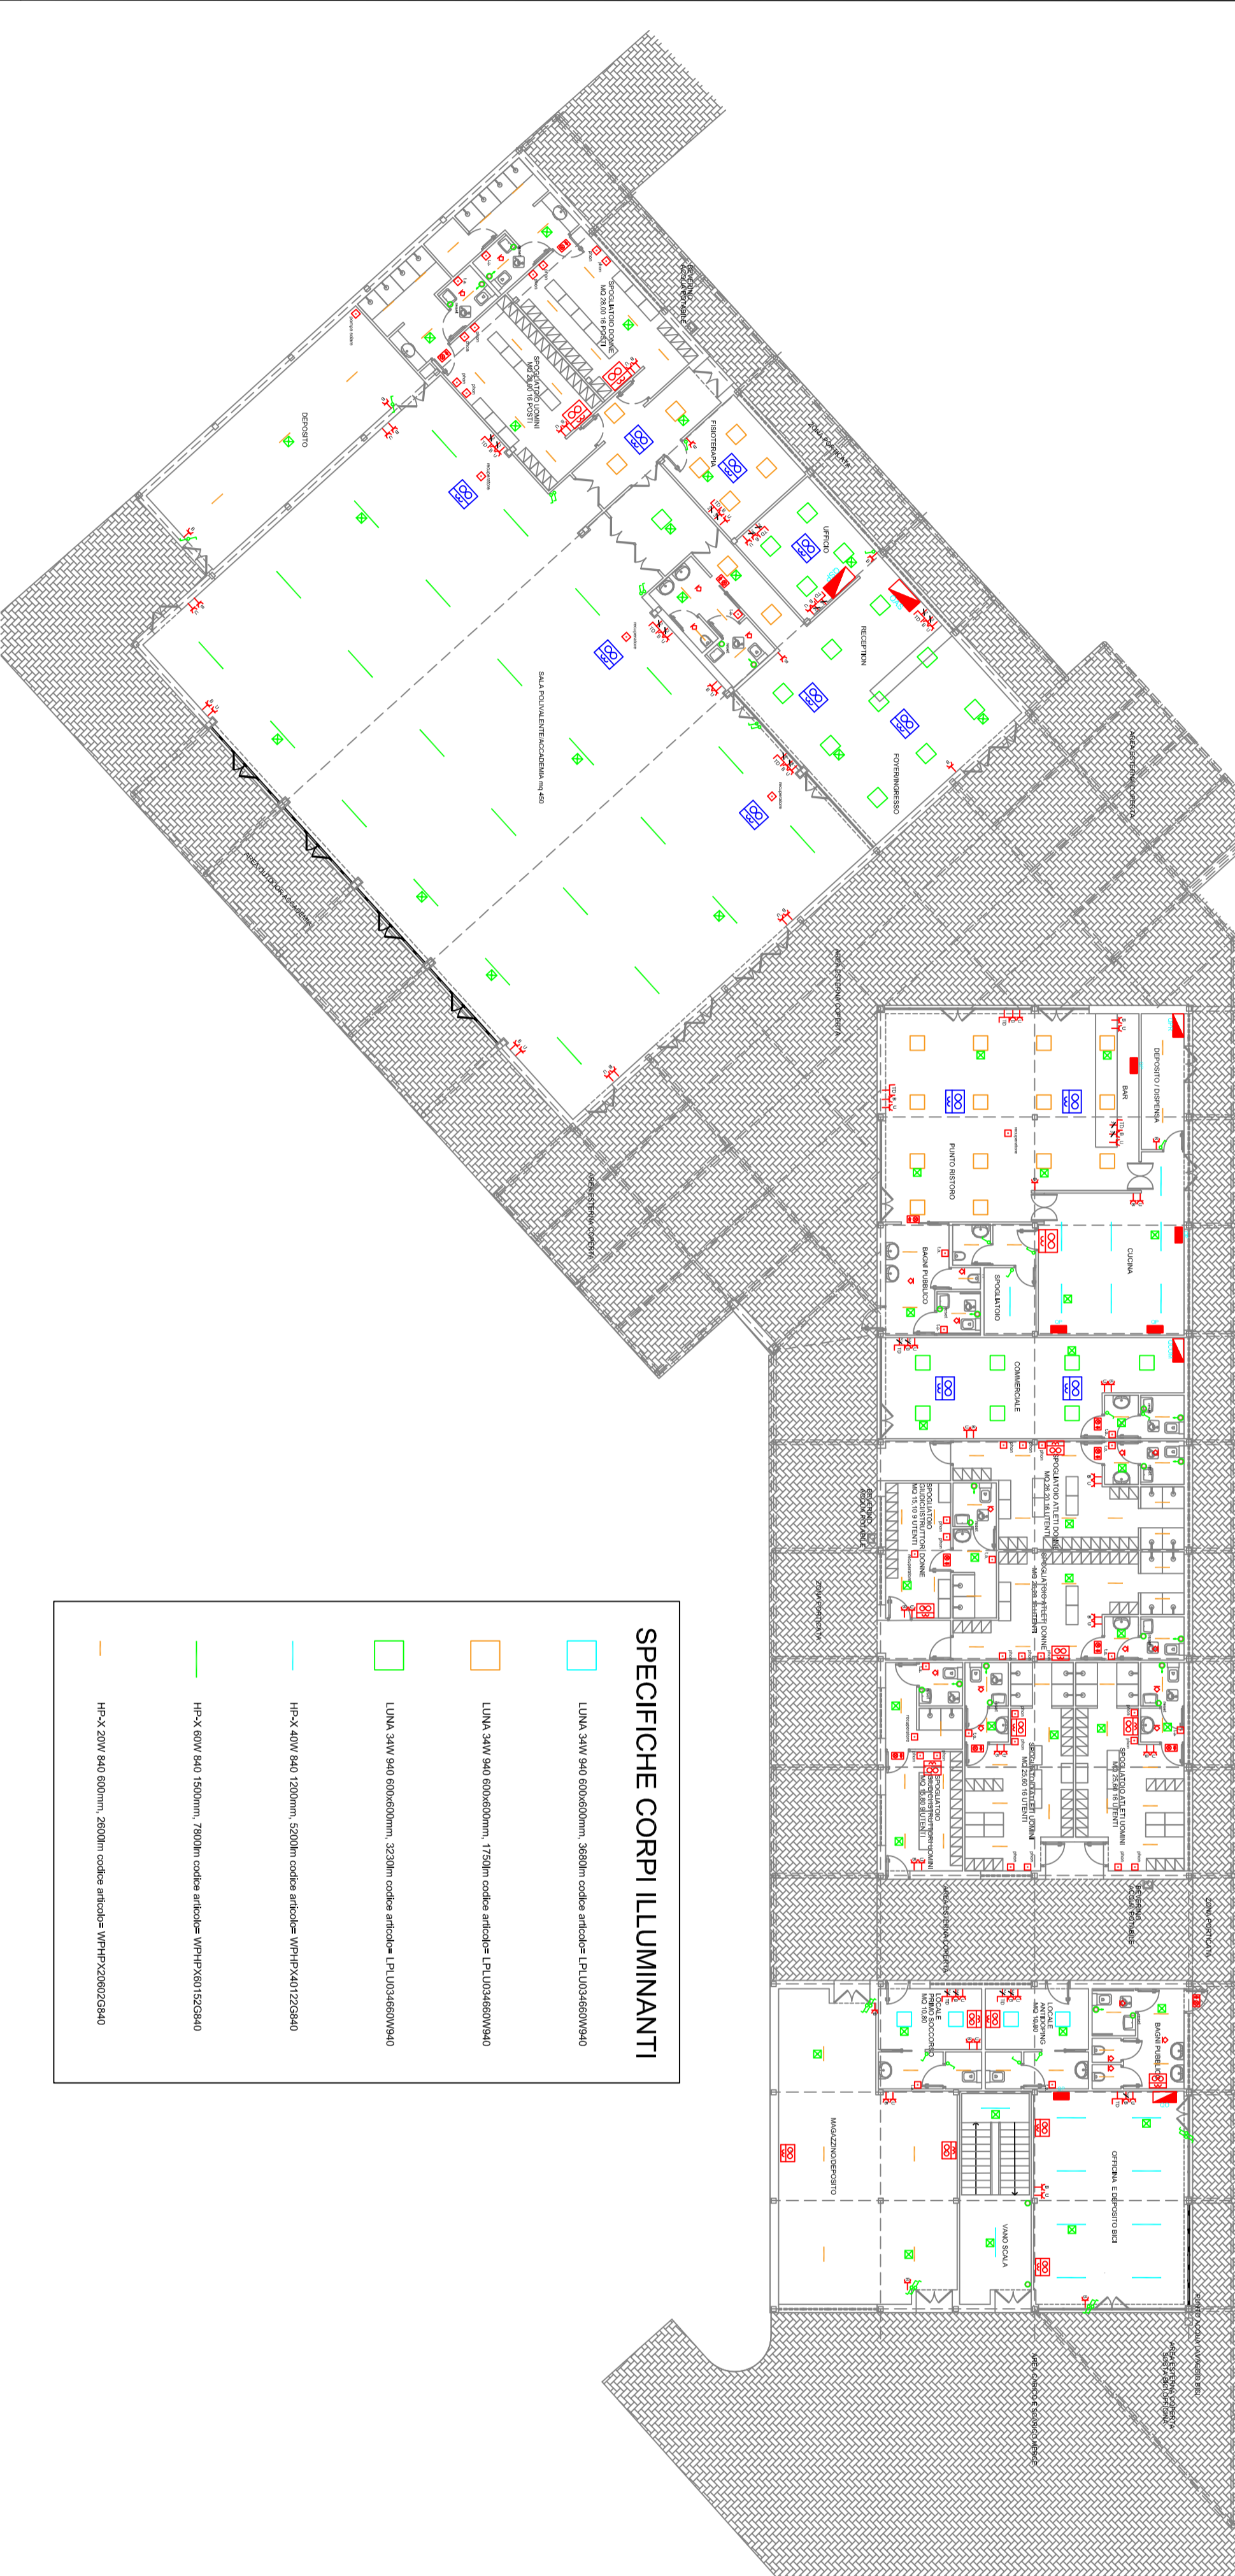

EDIFICI PIANO PRIMO scala 1:200

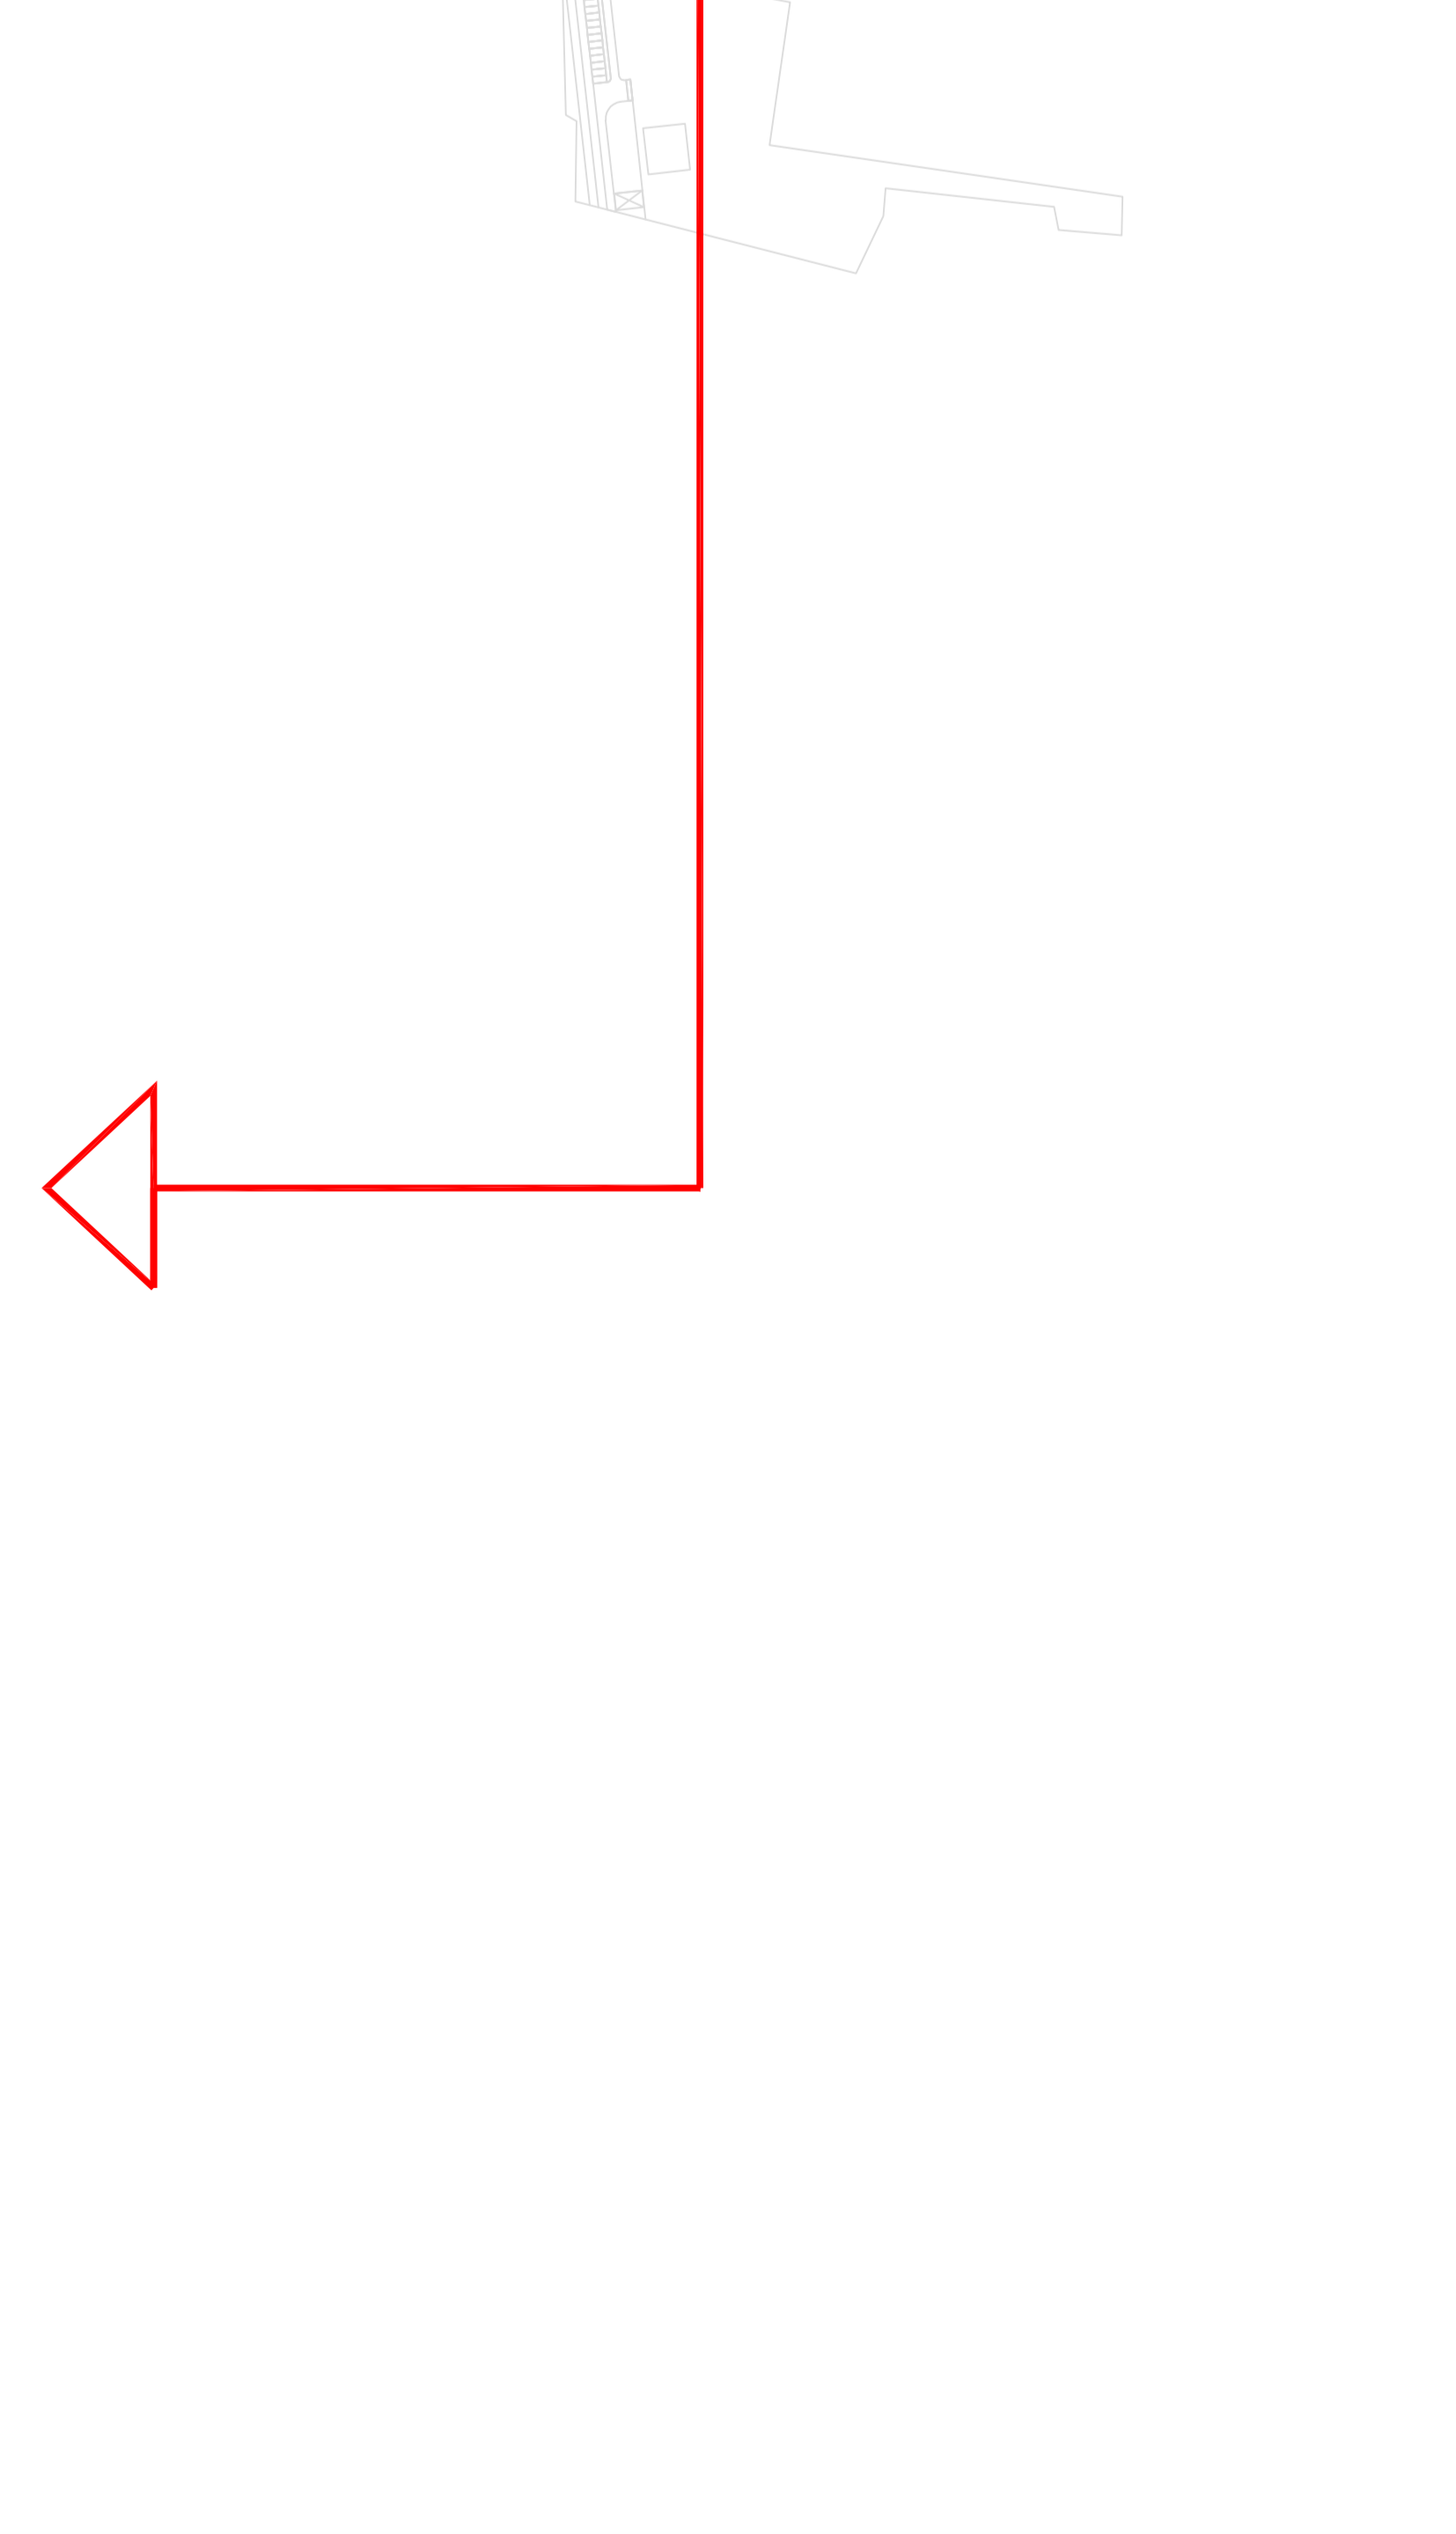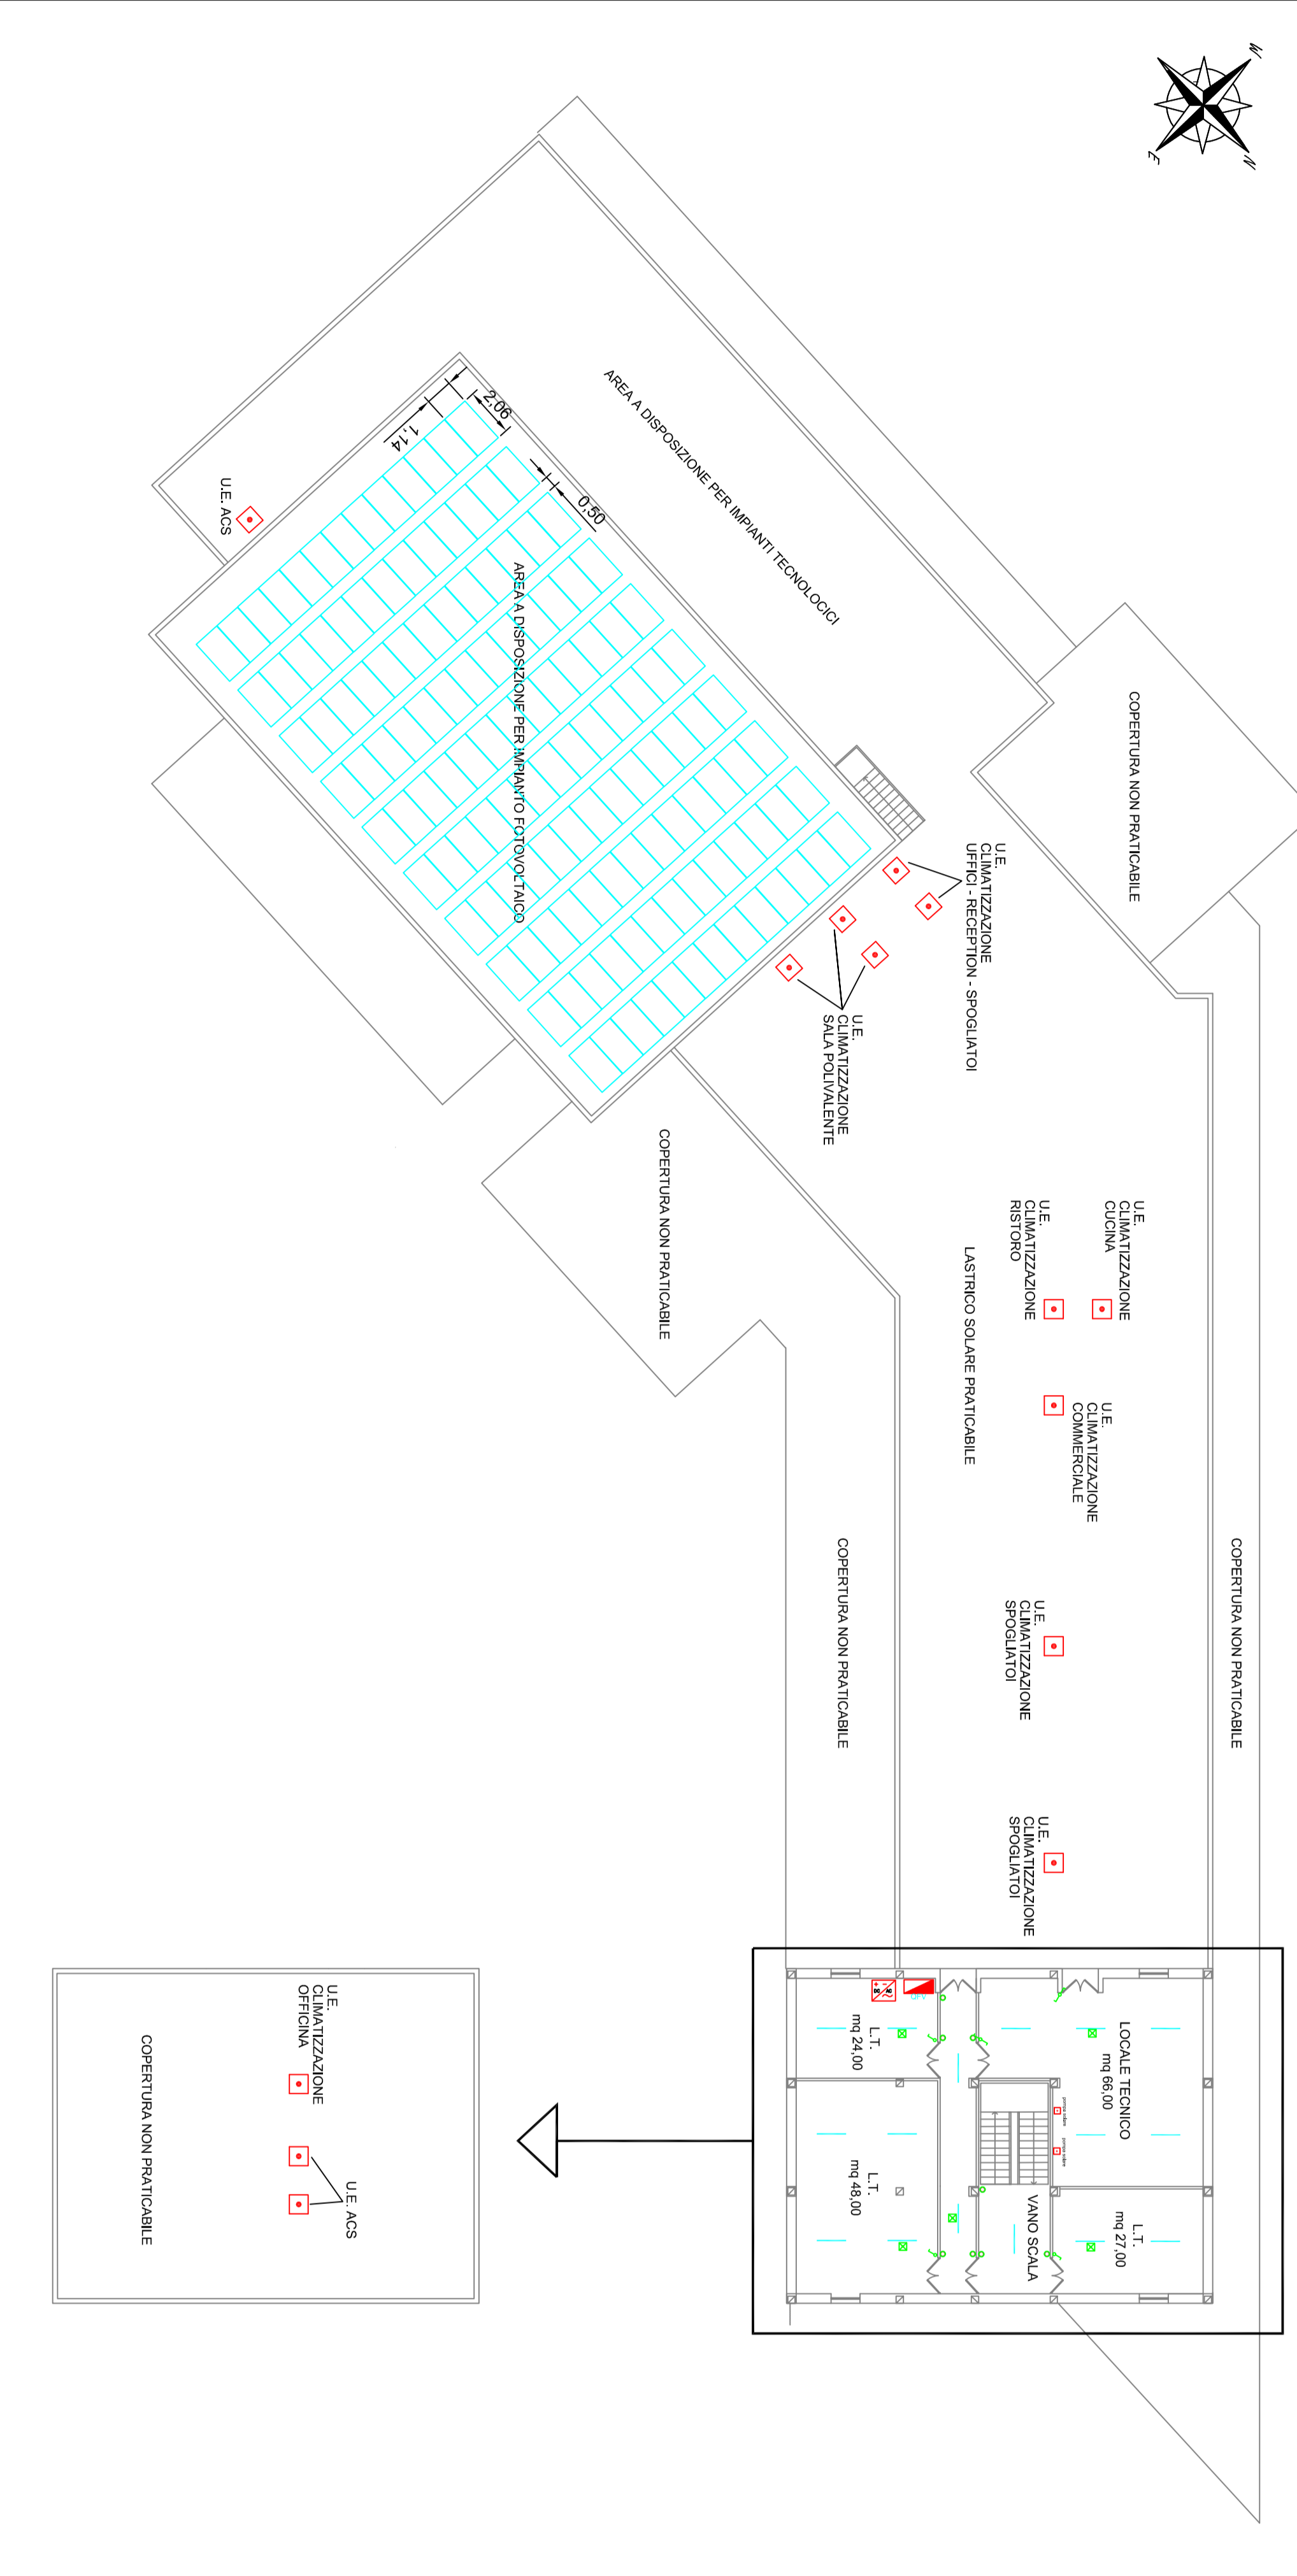

PANINIA TRIBUNA - LIVELLO BACINI scala 1:100

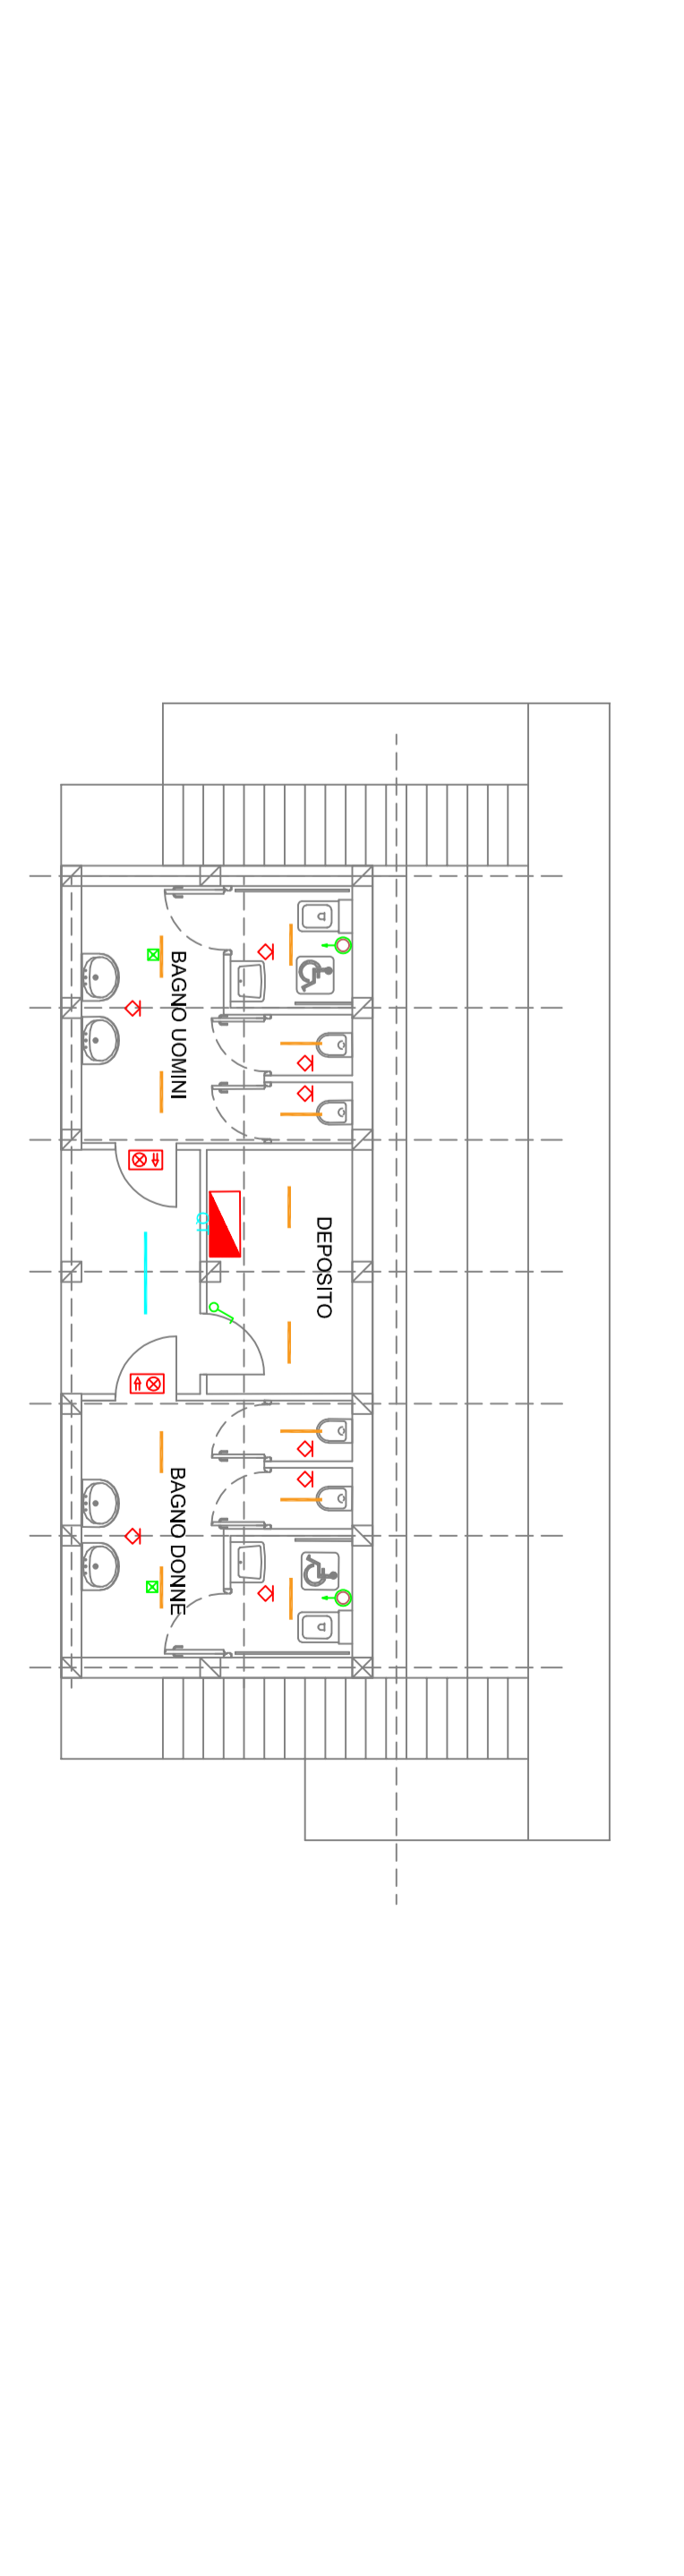

SPAZIO DI SUPPORTO ALL'ATTIVITÀ SPORTIVA, PADIGLIONI PREFABBRICATI, DA COLLOCARE NELL'AREA TECNICA DEL CIRCUITO IN CASO DI MANIFESTAZIONE ACQUINISTICA  
DETTAGLIO DELLE DOTAZIONI - IL PIZZALE TECNICO A TETTI E RAGGIUNGIBILE CARPULAMENTE SIA DA MEZZI DI SOCCORSO ED EMERGENZA, SIA DALLO SPAZIO ATLETICI.

SCALA 1:100

