

OGGETTO:  
**GAS (ADRIGAS):**  
- PLANIMETRIA DI PROGETTO  
RETE GAS


SCALA: 1:500  
DATA: 1° PRES. - prot. n. 36308 e n. 36309 del 28/12/2021  
INTEGRAZIONE 1: GIUGNO 2023

TECNICI COLLABORATORI:  
Rilievo topografico:  
**TOPOCAD - Studio associato Geometri**  
Nevio Semprini, Davide Filippucci, Alan Bertozzi  
Relazione geologica:  
**Dott. Geol. FRANCO BATTISTINI**  
Paesaggista collaboratore verde pubblico:  
**Paesaggista FILIPPO PIVA**  
Progettista collaboratore invarianza idraulica,  
reti fognature:  
**Ing. MASSIMO PLAZZI**  
Progettista collaboratore reti acqua, gas,  
antincendio:  
**Ing. MICHELANGELO COSTA**  
Progettista collaboratore reti E-distribuzione,  
Pubblica Illuminazione, Telecom e Fibra ottica:  
**P.I. ANDREA PADOVANI**  
Documentazione impatto acustico:  
**MONITORA - Dott. Andrea Nisi**  
Valutazione di sostenibilità ambientale:  
**Ing. DANTE NERI**

01	INDIVIDUAZIONE INDIVIDUAZIONE AREA SU IMMAGINE SATELLITARE - scala 1:5.000, PLANIMETRIA CATASTALE - scala 1:2.000, TAV. 18 DEL RUE - SCALA 1:5.000, TAVOLE 19, 20, 30 DEL PSC - scala 1:5.000
02	RIEUVO: RIEUVO PLANIMETRICO AREA E SEZIONI STATO ATTUALE - scala 1:500
03	P.U.A.TIPO: PLANIMETRIA "P.U.A.TIPO" - scala 1:500, TABELLE DATI
04	SISTEMAZIONE LOTTI: PLANIMETRIA DI PROGETTO CON IPOTESI DI SISTEMAZIONE DEI LOTTI PRIVATI - scala 1:500, TABELLE DATI
05	SUPERFICI DA CEDERE: PLANIMETRIE DI PROGETTO - SUPERFICI PUBBLICHE DA CEDERE E SUPERFICI ESTERNE AL PERIMETRO DI PUA DA SISTEMARE - scala 1:500, TABELLE DATI
06	PROGETTO SU RIEUVO E CATASTALE: PLANIMETRIA DI PROGETTO SU RIEUVO PLANIMETRICO - scala 1:500, PLANIMETRIA DI PROGETTO SU PLANIMETRIA CATASTALE - scala 1:2.000
07	QUOTE ALTIMETRICHE E SEZIONI: PLANIMETRIA DI PROGETTO CON SISTEMAZIONE LOTTI E QUOTE ALTIMETRICHE - scala 1:500, SEZIONI - scala 1:100
08	PACCHETTI E PARTICOLARI PACCHETTI - scala 1:50, PARTICOLARI RAMPE DI ACCESSO AI MARCIAPEDI E CORDOLI - scala 1:50
09	PERMEABILITA': PLANIMETRIA STATO ATTUALE E DI PROGETTO (VERIFICA PERMEABILITA') - scala 1:500, TABELLE DATI
10	FOGNE (HERA): PLANIMETRIA DI PROGETTO RETI FOGNATURE - scala 1:500, PARTICOLARI - scala 1:25
11	PROFILI LONGITUDINALI FOGNE (HERA) PROFILI LONGITUDINALI RETI FOGNATURE - scala 1:500/1:50
12	ACQUA (HERA): PLANIMETRIA DI PROGETTO RETE ACQUA - scala 1:500
13	GAS (ADRIGAS): PLANIMETRIA DI PROGETTO RETE GAS - scala 1:500
14	FIBRA OTTICA: PLANIMETRIA DI PROGETTO RETE FIBRA OTTICA - scala 1:500
15	TELECOM: PLANIMETRIA DI PROGETTO RETE TELECOM - scala 1:500
16	E-DISTRIBUZIONE: PLANIMETRIA DI PROGETTO RETE E-DISTRIBUZIONE - scala 1:500, PARTICOLARI
17	PUBBLICA ILLUMINAZIONE: PLANIMETRIA DI PROGETTO RETE PUBBLICA ILLUMINAZIONE - scala 1:500, PARTICOLARI
18	LOGES: PLANIMETRIA DI PROGETTO CON INDICAZIONE LOGES - scala 1:500
19	VERDE PUBBLICO E PRIVATO: PLANIMETRIA DI PROGETTO SISTEMAZIONE VERDE PUBBLICO E PRIVATO - scala 1:500, SEZIONI E PARTICOLARI - scala 1:50, TABELLE DATI
20	SEGNALETICA: PLANIMETRIA DI PROGETTO SEGNALETICA ORIZZONTALE E VERTICALE - scala 1:500
21	TRINCEE: PLANIMETRIA DI PROGETTO CON INDICAZIONE DELLE TRINCEE DI SCARICO PER LOTTAMENTO DEL BENESTARE DELLA SOPRINTENDENZA PER I BENI ARCHEOLOGICI - scala 1:500
22	ABITAZIONE ESISTENTE: PLANIMETRIA DI PROGETTO - scala 1:500, PIANTE, PROSPETTI E SEZIONI - scala 1:500, FOTO
23	EDIFICIO COMMERCIALE: PLANIMETRIA DI PROGETTO - scala 1:500, PIANTE, PROSPETTI E SEZIONI - scala 1:200, RENDERING
24	PROSPETTIVE DI INSIEME SU RENDERING - PROSPETTIVE DI INSIEME
25	PROSPETTIVE DI INSIEME SU RENDERING - PROSPETTIVE DI INSIEME
26	PLANVOLUMETRICO: PLANIMETRIA DI PROGETTO SU IMMAGINE SATELLITARE - scala 1:500
27	PUA DI PROGETTO - PUA "ADRIAUTO" - PUA "ITALPACK": PLANIMETRIA DI INSIEME - scala 1:1.000

PROGETTISTA INCARICATO:  
**GAVELLI Arch. GIOVANNI**  
corso A. Diaz n° 64 - Forlì  
c.f. GVL GNN 52B15 D704H  
tel. 0543 - 21800 fax 0543 - 36676  
e-mail: gavelligiovanni@architettofc.it

PROPRIETA':  
**EDIL IMPIANTI 2 SRL**  
con sede in Santarcangelo di Romagna (RN)  
Via A. Costa n. 139 - P. IVA - Cod. Fiscale: 04-097-070-402 in persona di **PATRIZIA CAMPIDELLI C.F. CMPRR260541304Y**  
nella sua qualità di Amministratore Unico

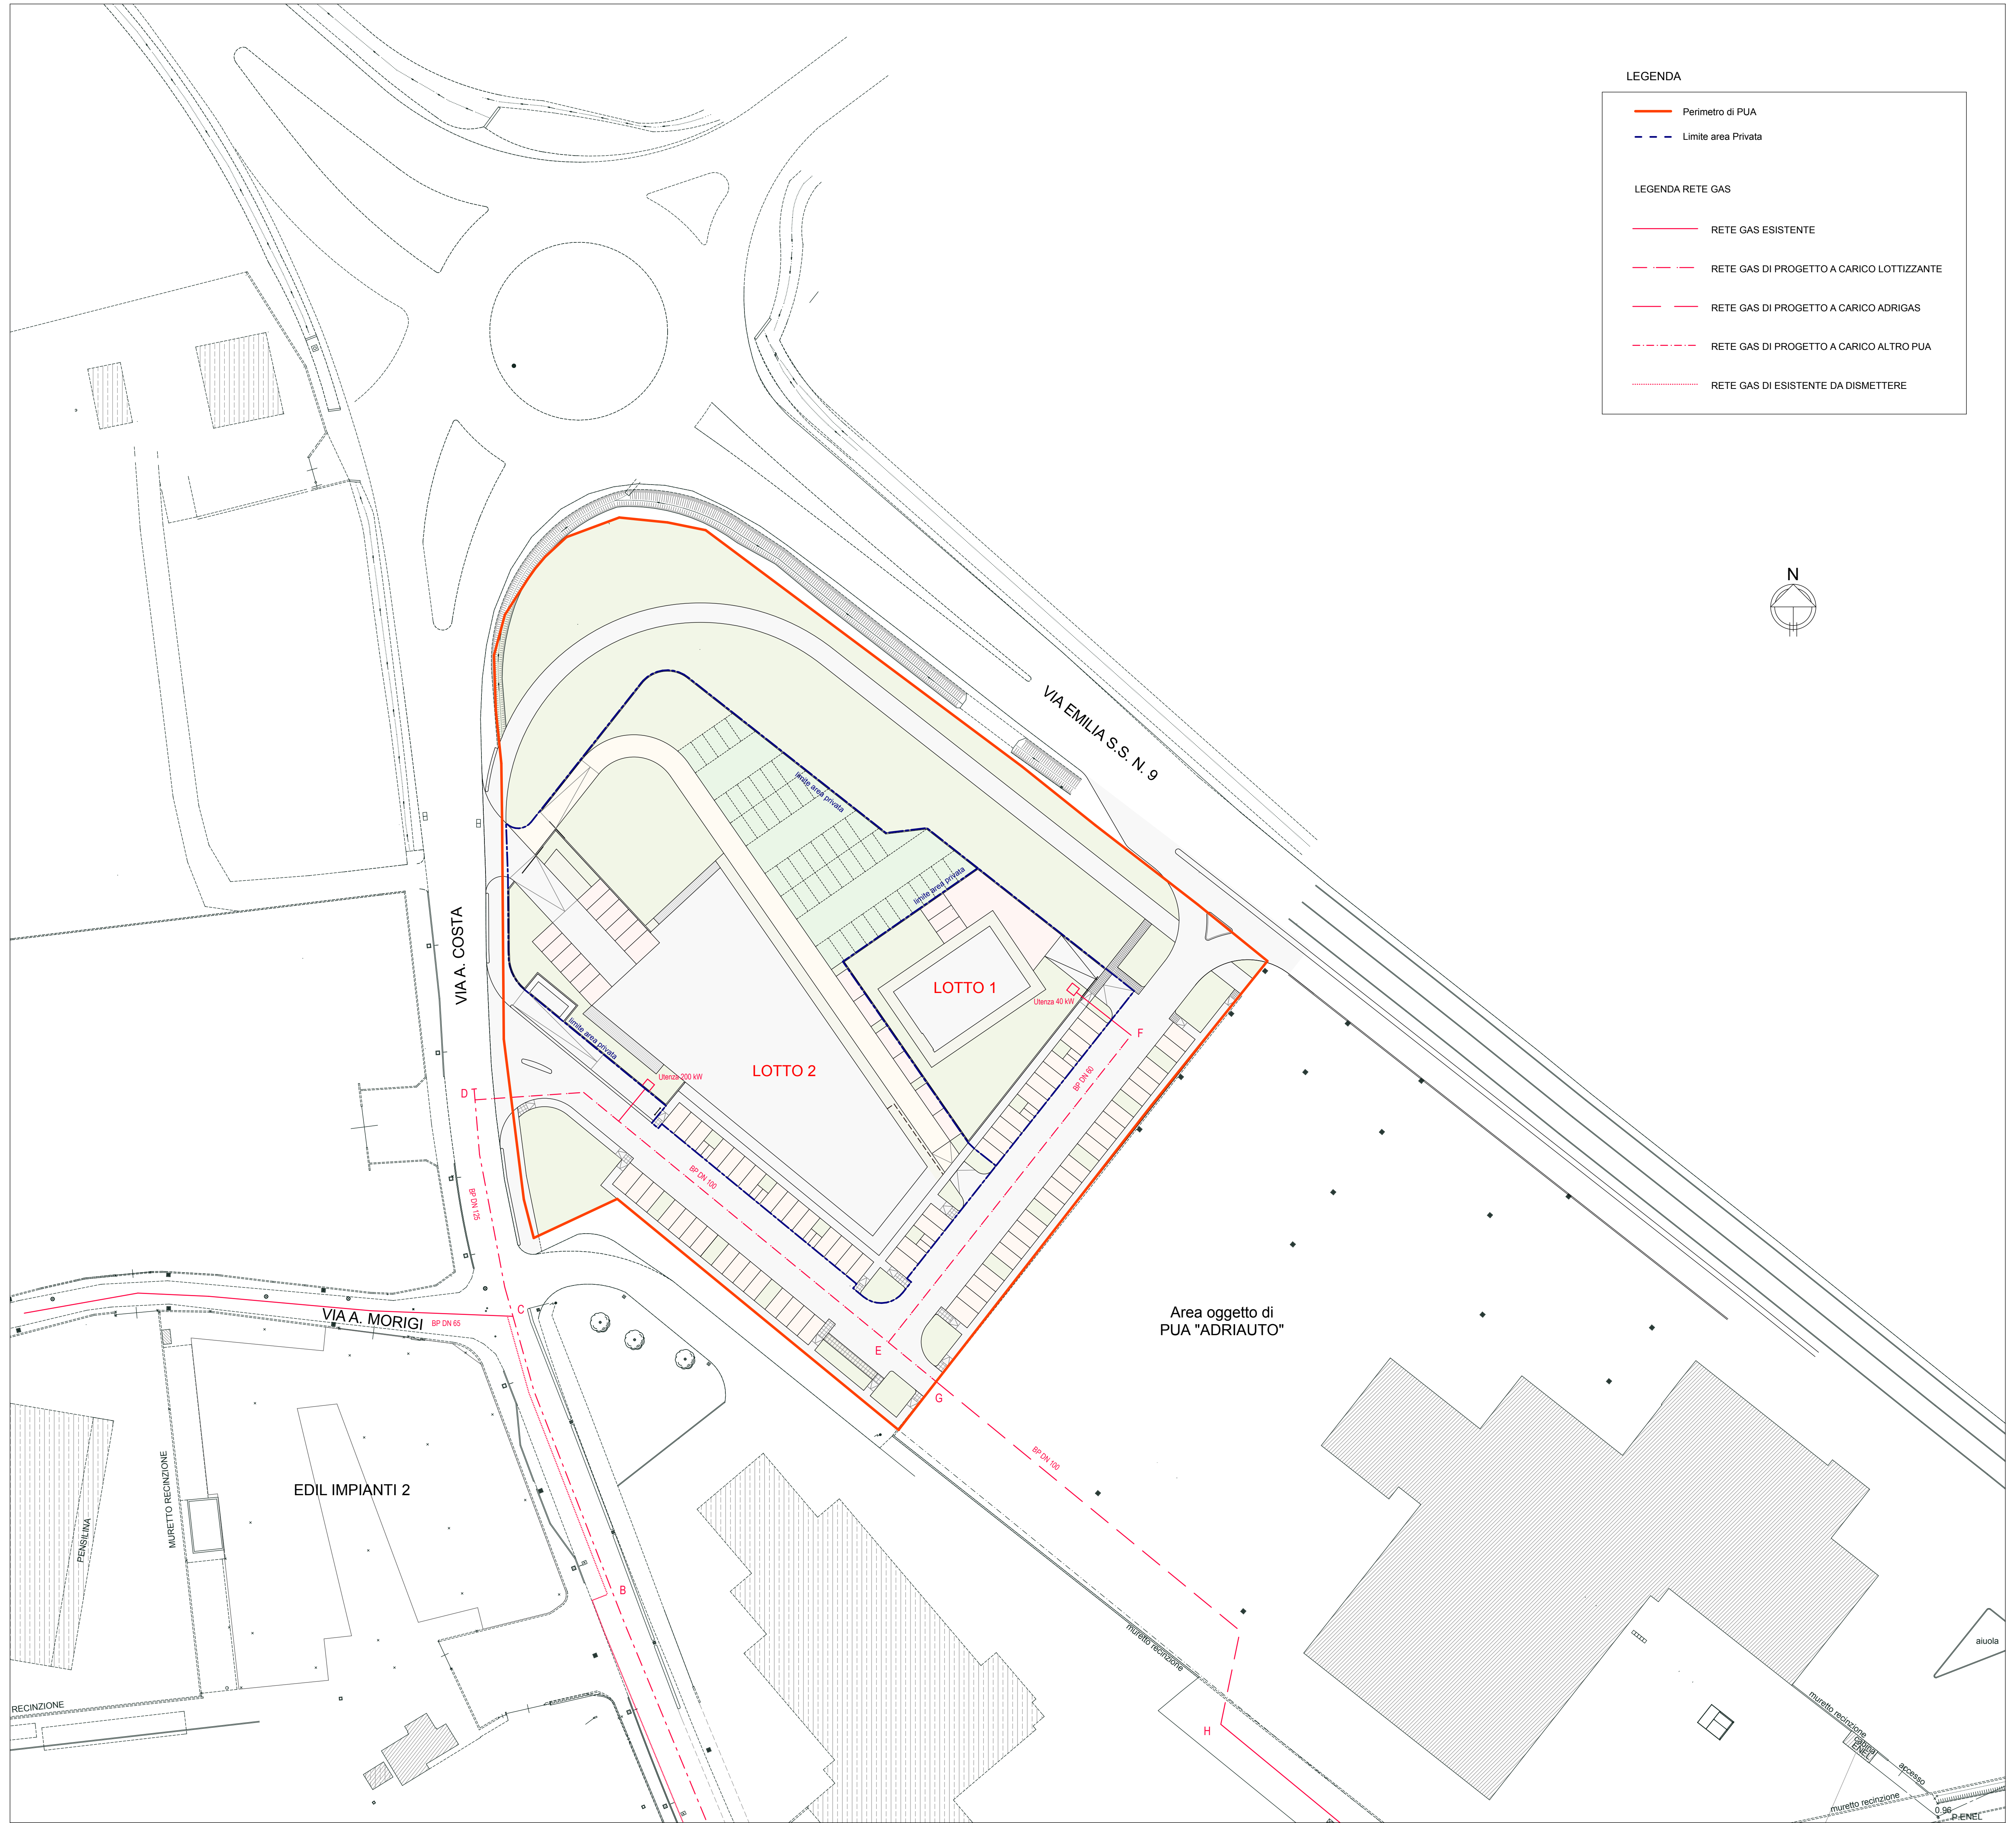

LEGENDA

- Perimetro di PUA
- - - Limite area Privata

LEGENDA RETE GAS

- RETE GAS ESISTENTE
- - - RETE GAS DI PROGETTO A CARICO LOTTIZZANTE
- · - · - RETE GAS DI PROGETTO A CARICO ADRIGAS
- · - · - RETE GAS DI PROGETTO A CARICO ALTRO PUA
- · - · - RETE GAS DI ESISTENTE DA DISMETTERE

